


# Stacja Podnoszenia Ciśnienia Wody

## SPCW2

skala 1:100

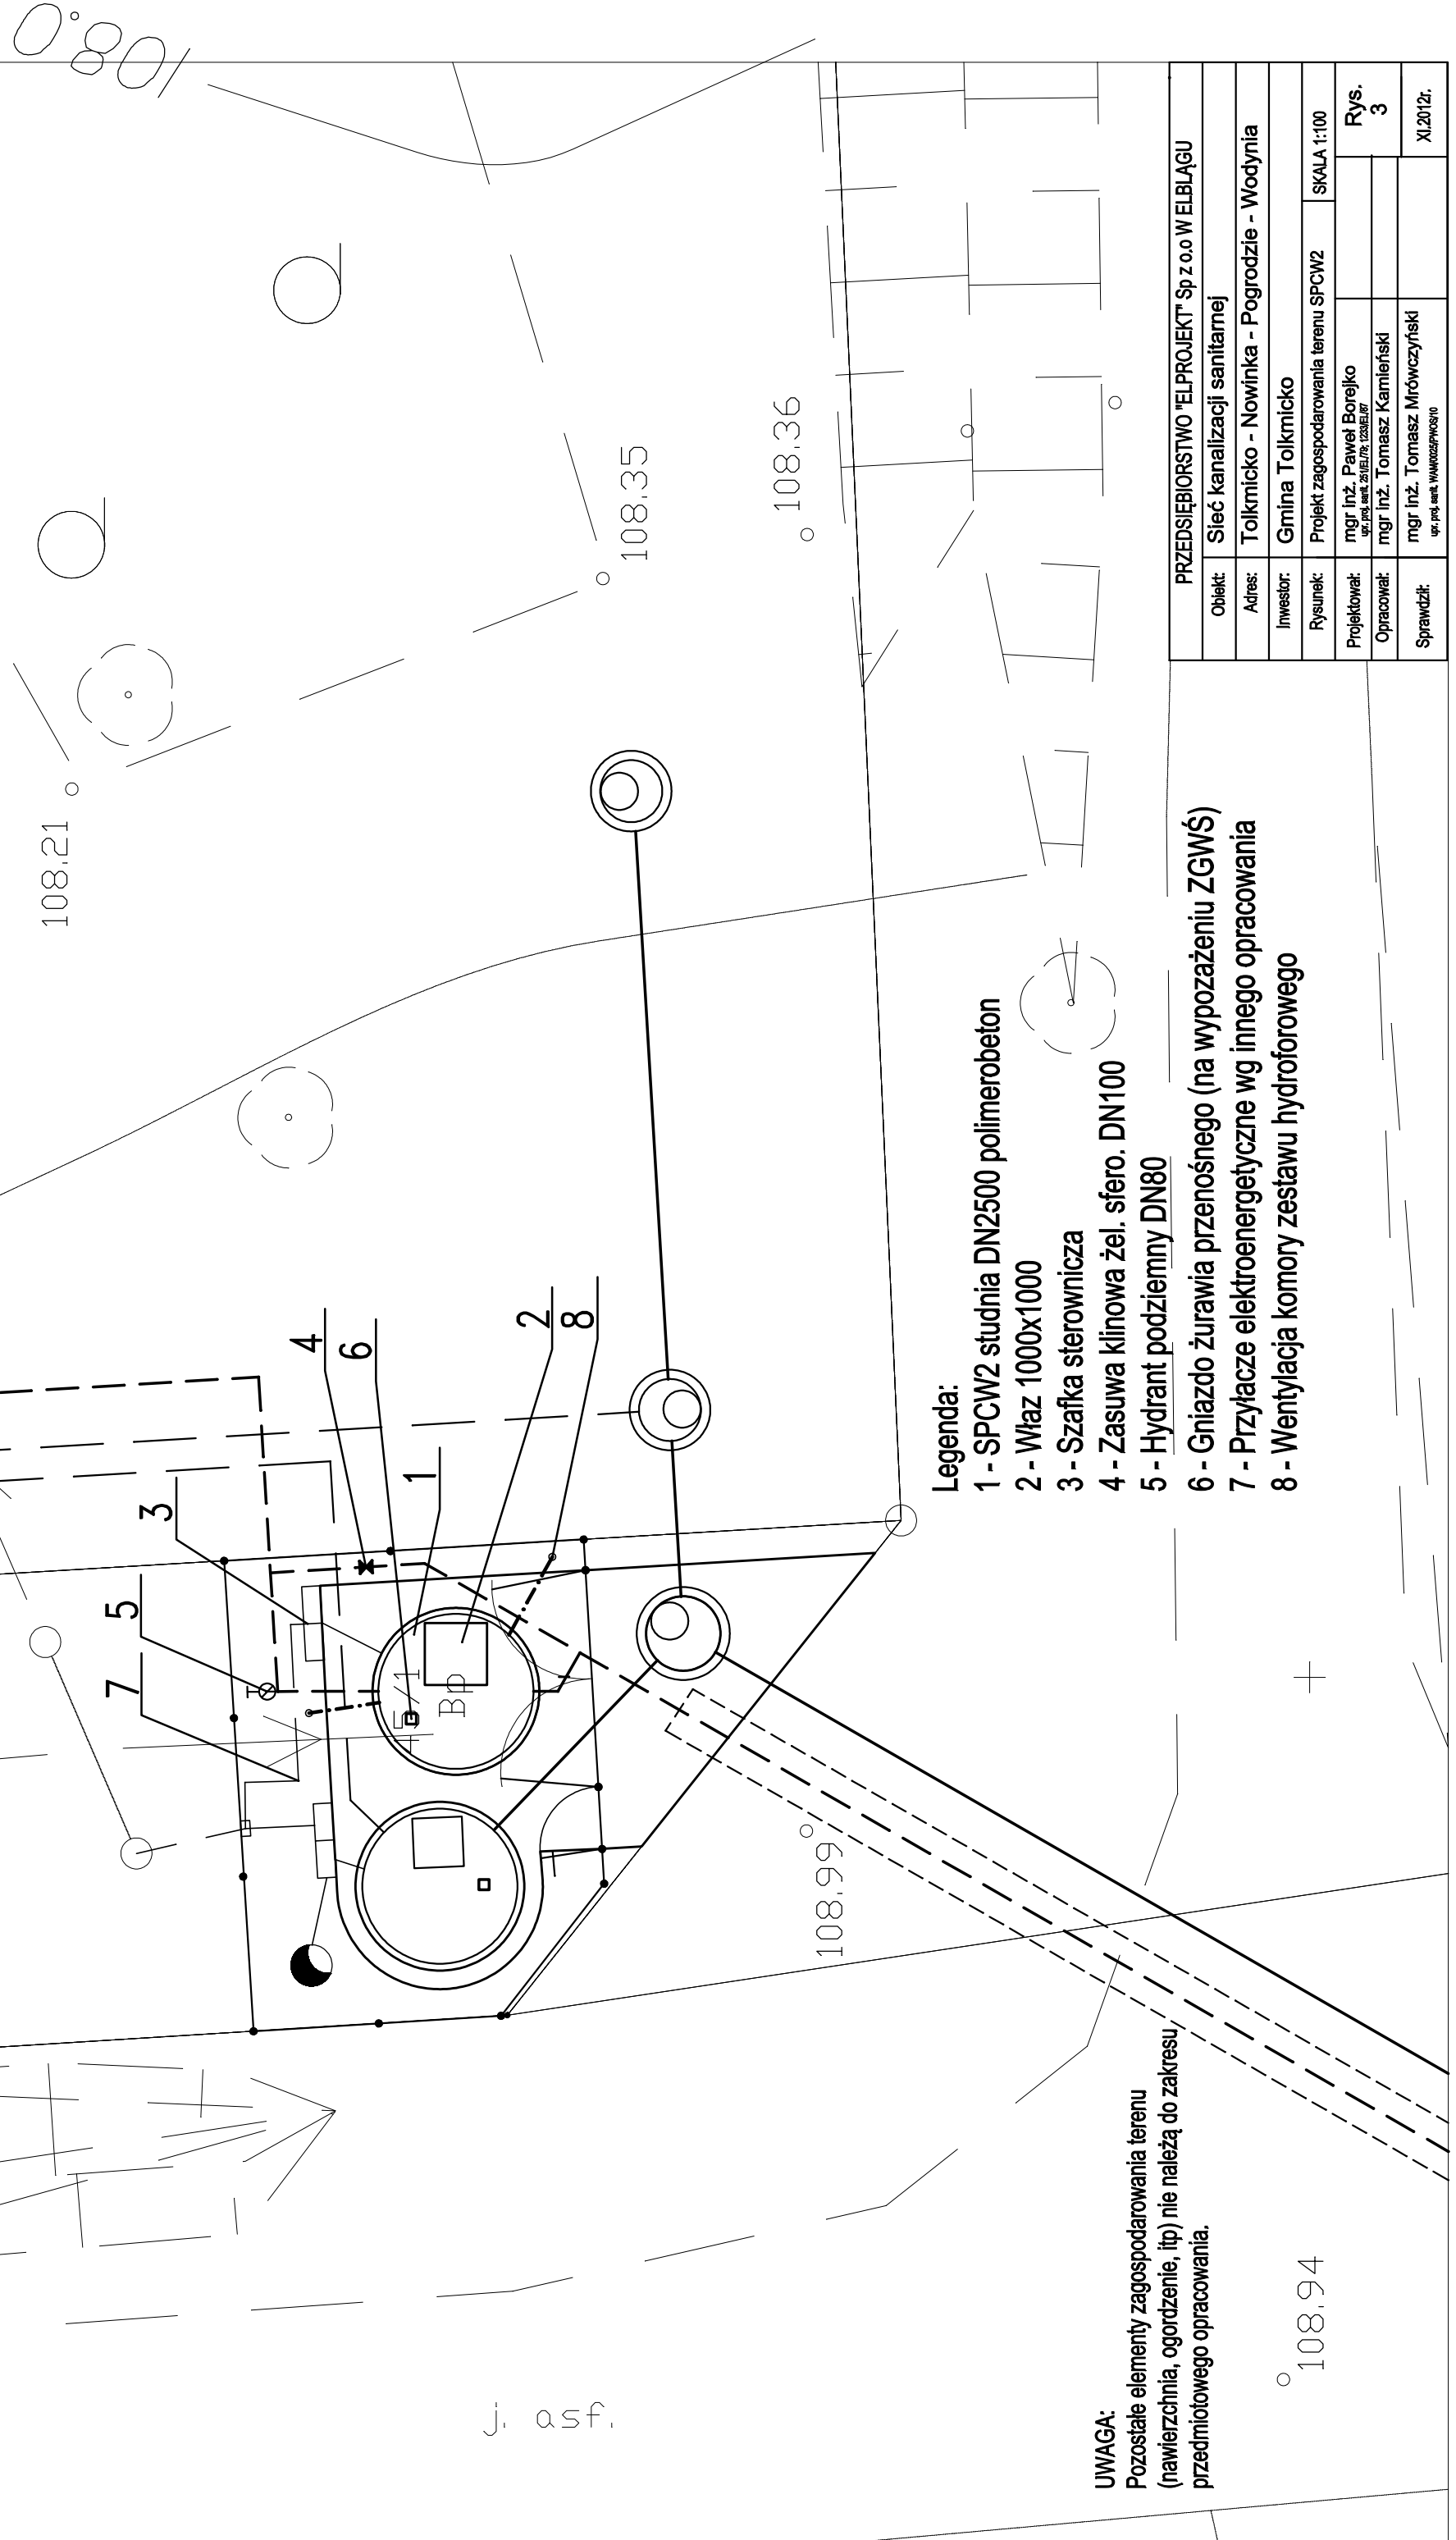

**Legenda:**

- 1 - SPCW2 studnia DN2500 polimerobeton
- 2 - Właz 1000x1000
- 3 - Szafka sterownicza
- 4 - Zasuwa klinowa żel. sfero. DN100
- 5 - Hydrant podziemny DN80
- 6 - Gniazdo żurawia przenośnego (na wyposażeniu ZGWŚ)
- 7 - Przyłącze elektroenergetyczne wg innego opracowania
- 8 - Wentylacja komory zestawu hydroforowego

**UWAGA:**  
Pozostałe elementy zagospodarowania terenu (nawierzchnia, ogrodzenie, itp) nie należą do zakresu przedmiotowego opracowania.

PRZEDSIĘBIORSTWO "ELPROJEKT" Sp z o.o W ELBLĄGU	
Obiekt:	Sieć kanalizacji sanitarnej
Adres:	Tolknicko - Nowinka - Pogrodzie - Wodynia
Investor:	Gmina Tolknicko
Rysunek:	Projekt zagospodarowania terenu SPCW2
Projektował:	mgr inż. Paweł Borejko <small>uf. prof. arch. 24/162/17, 12382/17</small>
Opracował:	mgr inż. Tomasz Kamiński
Sprawił:	mgr inż. Tomasz Mrówczyński <small>uf. prof. arch. 144025/1705/10</small>
SKALA 1:100	
Rys. 3	
XI.2012r.	